
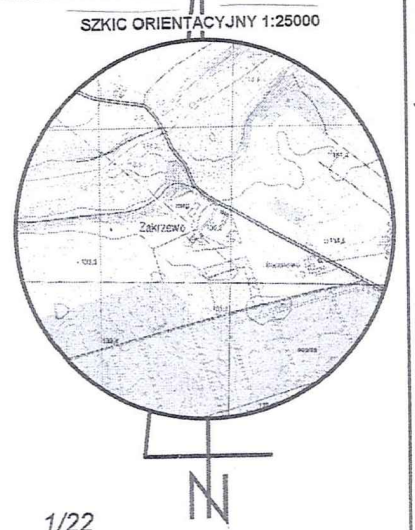


MAPA ZASADNICZA DO CELÓW PROJEKTOWYCH

Oznaczenie kancelaryjne zgłoszenia pracy geodezyjnej		Id. : GN-OD.6641.1192.2016
Jednostka ewidencyjna	identyfikator	303107_2
	nazwa	Zakrzewo
Obręb ewidencyjny	identyfikator	0040
	nazwa	Zakrzewo
Działka nr :		1/23
Skala mapy :		1:500
Nazwa układu współrzędnych	prostokątnych płaskich	układ 2000/18
	układ	Kronsztadt
	wysokości	
Oznaczenie granic obszaru, który był przedmiotem aktualizacji		---
Informacje o służebnościach gruntowych mających wpływ na zagospodarowanie gruntów , zlokalizowanych w granicach projektowanej inwestycji		Nie badano
Nr sekcji : niniejsza mapa stanowi powiększenie .		6.200.13.19.4.3'
Data opracowania mapy :		22.09.2016 r.
Wykonał:	Sprawił:	Nazwa wykonawcy USŁUGI GEODEZYJNE JAN PUZDROWSKI UL.DOMAŃSKIEGO 33/2 77-400 ZŁOTÓW NIP:767-134-17-66 REGON:570305666 Kom.609 656 203
<p><i>Geodeta Jan Puzdrowski</i> 77-400 ZŁOTÓW, ul. Domańskiego 33/2 Tel. 067/ 2650156, kom. 0 609 656203 Nr opz. 12151</p>		
Brak ZUDP w zakresie opracowania.		

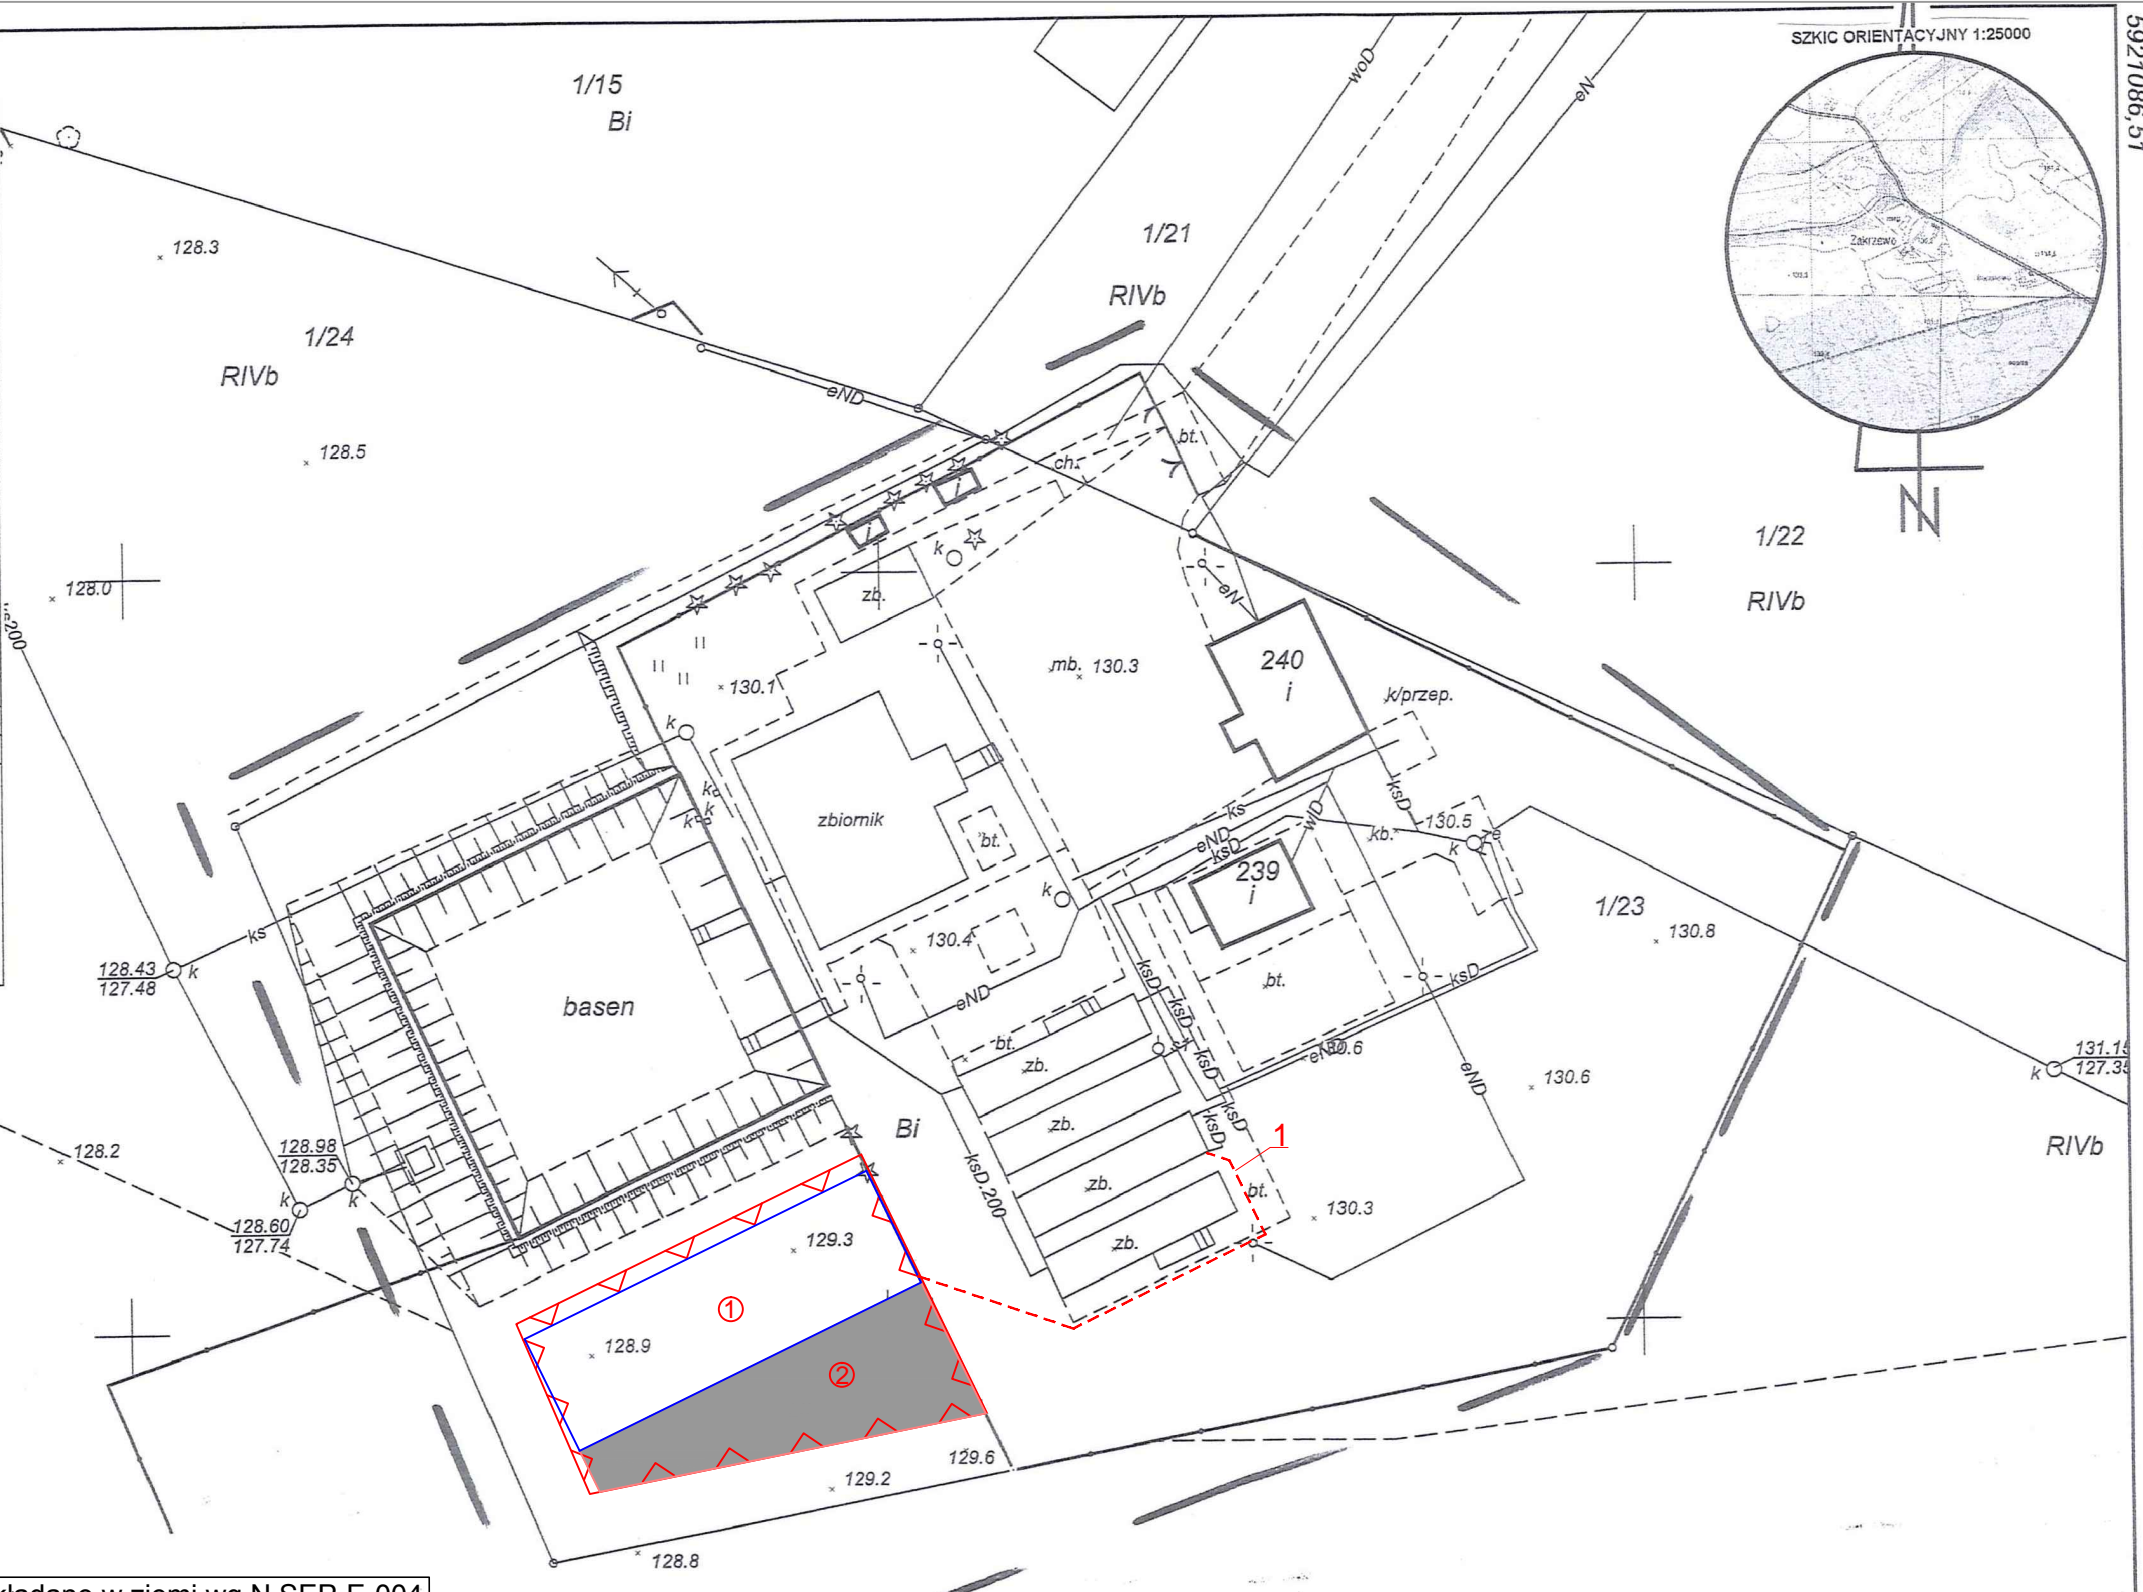

Poświadczam, że niniejszy dokument został opracowany w wyniku prac geodezyjnych i kartograficznych, których rezultaty zawiera operat techniczny wpisany do ewidencji materiałów państwowego zasobu geodezyjnego i kartograficznego STAROSTA ZŁOTOWSKI

9 3031. 2016 1496
(identyfikator ewidencyjny materiału zasobu – operatu technicznego)

2016 -10- 10
(Data wpisania operatu technicznego do ewidencji materiałów zasobu)

mgr Danuta Żurawicka
KIEBONIK
Powiatowego Centrum Dokumentacji
(Imię, nazwisko i podpis osoby reprezentującej organ)

Kable układane w ziemi wg N SEP-E-004 Elektroenergetyczne i sygnalizacyjne linie kablowe. Projektowanie i budowa.

UKŁAD SIECI TN-C

UKŁAD INST. ODBIORCZEJ TN-S

OCHRONA OD PORAZEŃ samoczynne wyłączenie

LEGENDA:

- 1 - Projektowana wewnętrzna, zalicznikowa linia zasilająca, kablem 0,4kV, typu: YKY 5x6mm² Kabek ułożony w rurze osłonowej DVR 40

<p>FIRMA BUDOWLANA E.Z.O.P. Zbigniew Pająk</p> <p>77 - 400 Złotów, Błękit 35 e e-mail. p.zbigu@gmail.com, kom. +48 797 171 630</p>		<p>INWESTOR ZWIĄZEK GMIN KRAJNY</p> <p>Al. Piasta 1 77-400 Złotów</p>	
<p>OBIEKT: Punkt selektywnej zbiórki odpadów komunalnych w Zakrzewie.</p>			
<p>RYSUNEK: Projekt zagospodarowania działki dla instalacji elektrycznej</p>			<p>Nr rysunku E-1</p>
STANOWISKO	IMIĘ I NAZWISKO	NR UPRAW. BUD.	DATA
Projektant elektr.	mgr inż. Tomasz Lach	WKP/0174/PW0E/12	10/2016
Sprawdzający elektr.	mgr inż. Wojciech Kosiba	ZAP/0067/POOE/07	10/2016
BRANŻA E	STADIUM PB	ROK OPR. 2016	NR UMOWY -
			SKALA 1:500